

LEGENDE SSI



- Déclencheur manuel incendie ht.1.30m
- Détecteur optique de fumée
- Détecteur thermovolumétrique
- Indicateur d'action
- Système incendie hitsous plafond
- Système incendie A G S hitsous plafond
- Tableau de ramol incendie ht.1.20m
- Attenie pour asservissement incendie (clapet coupe feu)
- Attenie pour asservissement incendie (air neuf)
- Attenie pour asservissement incendie (extraction)
- Attenie pour asservissement incendie (porte coupe feu)
- Ferme porte contact de position
- Ferme porte -contact de position
- Tableau CMSI
- Tableau de détection incendie SDI
- Câble SVS1 1paire 8/10
- Câble SYT1 2paires 8/10
- Câble ROZV 2x1.5
- Câble CRT 2x1.5
- Câble CRT 1 paire 8/10

CENTRE HOSPITALIER DE BEZIERS

DIRECTION
DES
SERVICES
TECHNIQUES

MONTIMARAN R-1 Service Anesthésie S.S.I.

Indice	Projet	28.06.2022	SI.VERK
Indice	Modification		
Dessiné par :	Vérifié par	date:	Réalisée par :
Stéphane VERK			Echelle 1:50
montimaran_r-1_det_service_anesthésie			

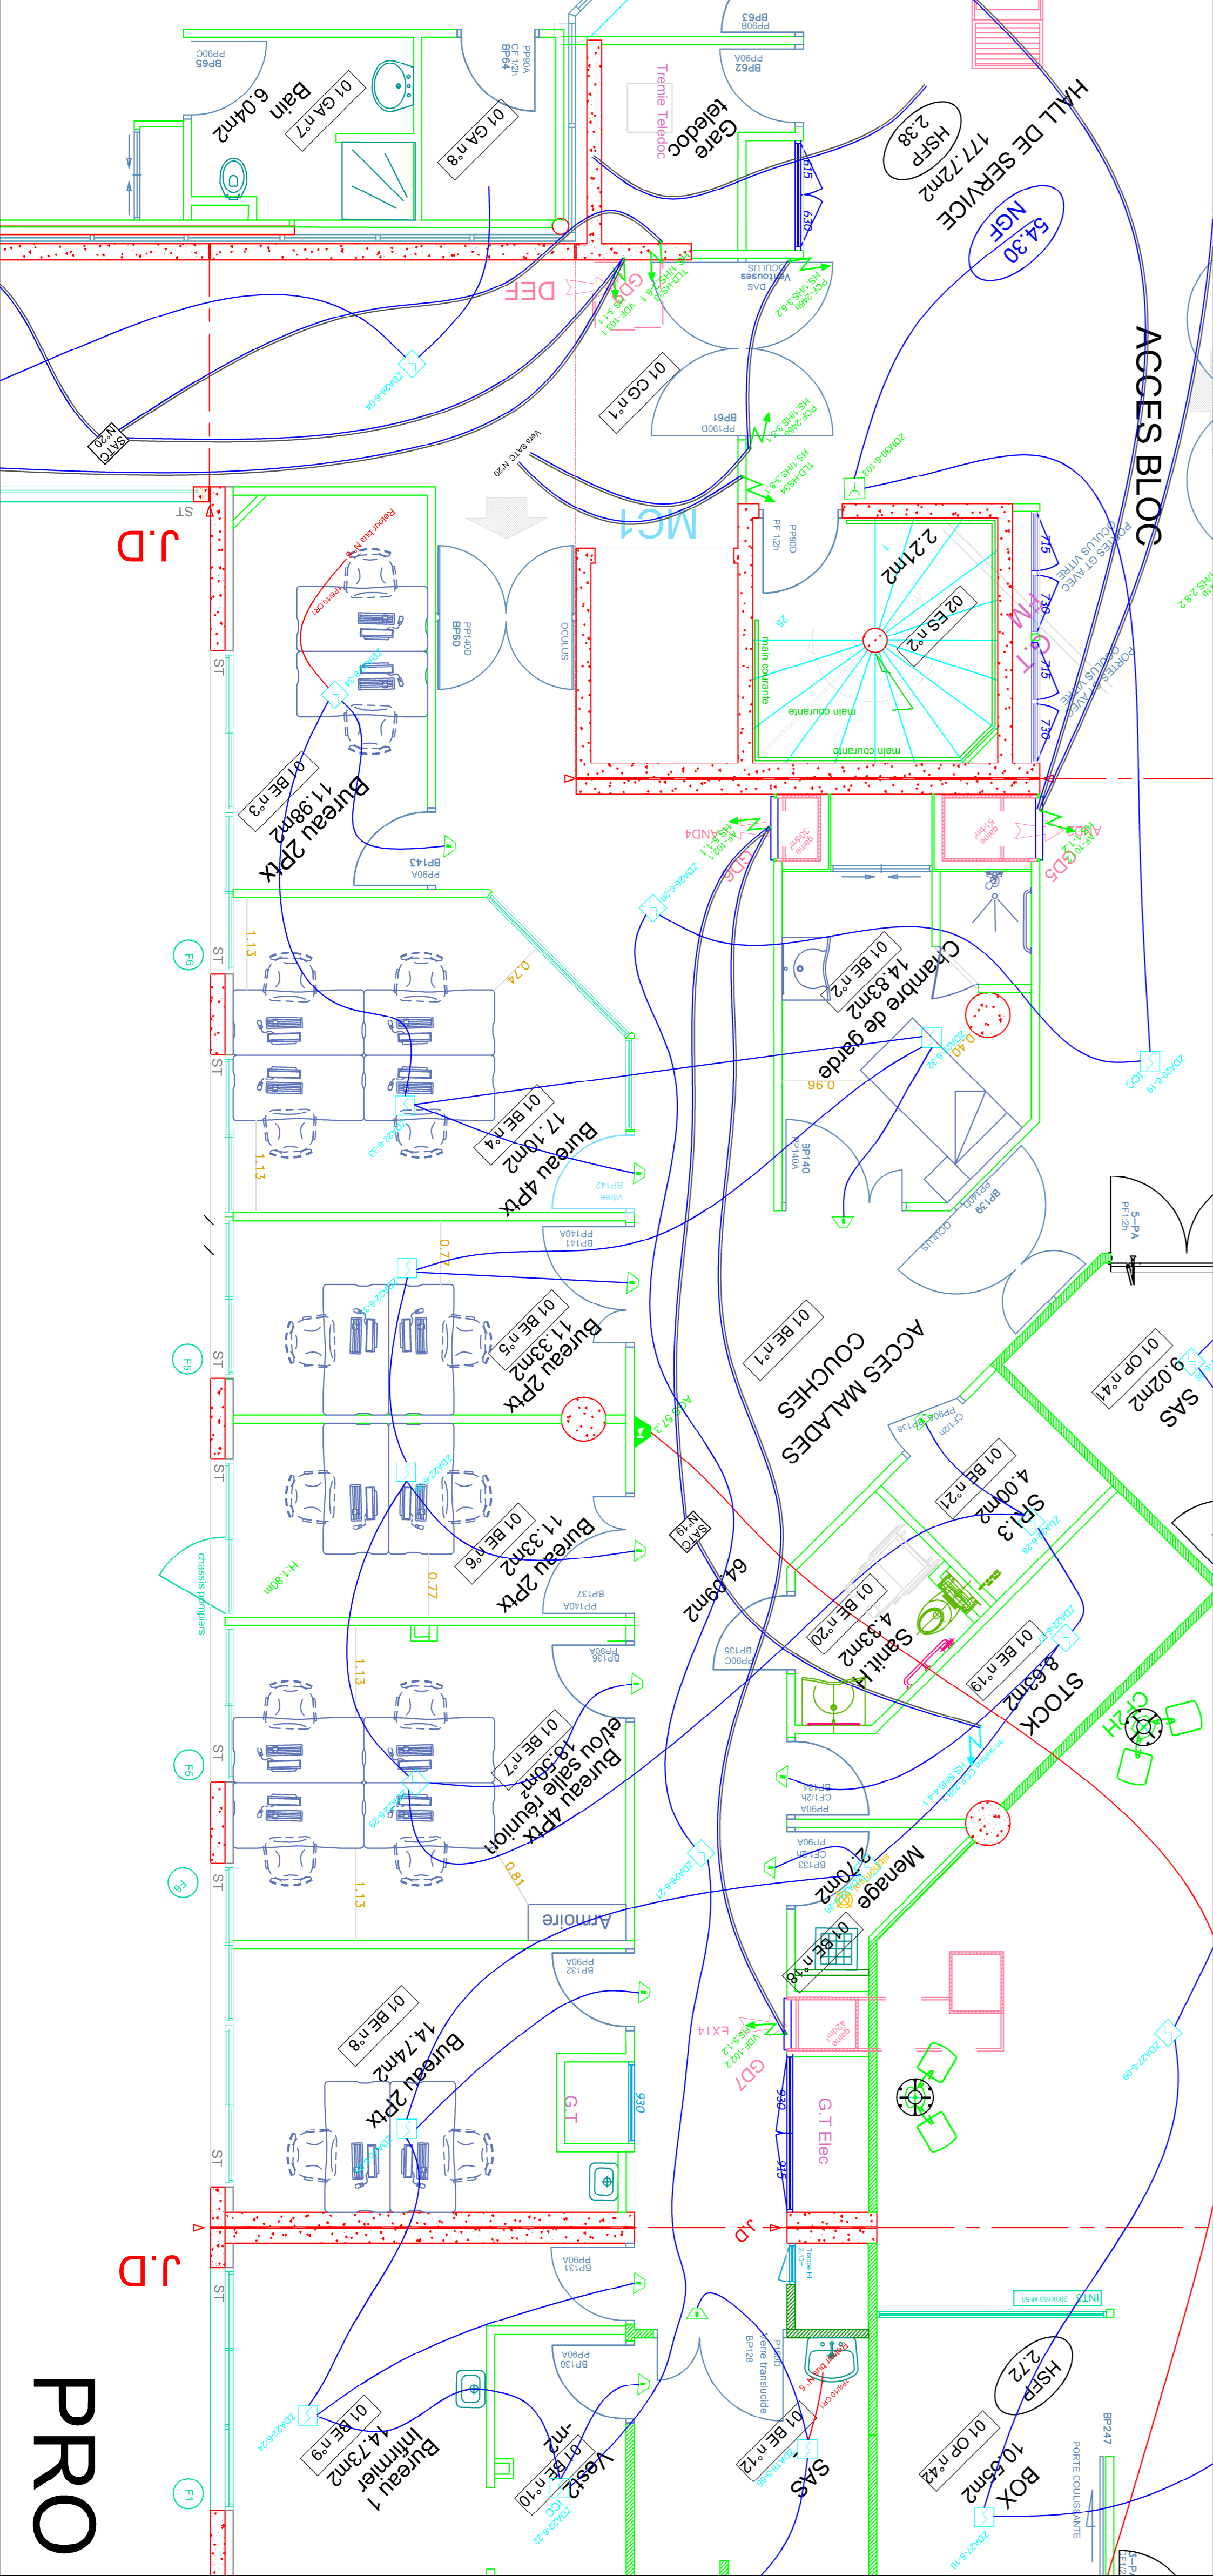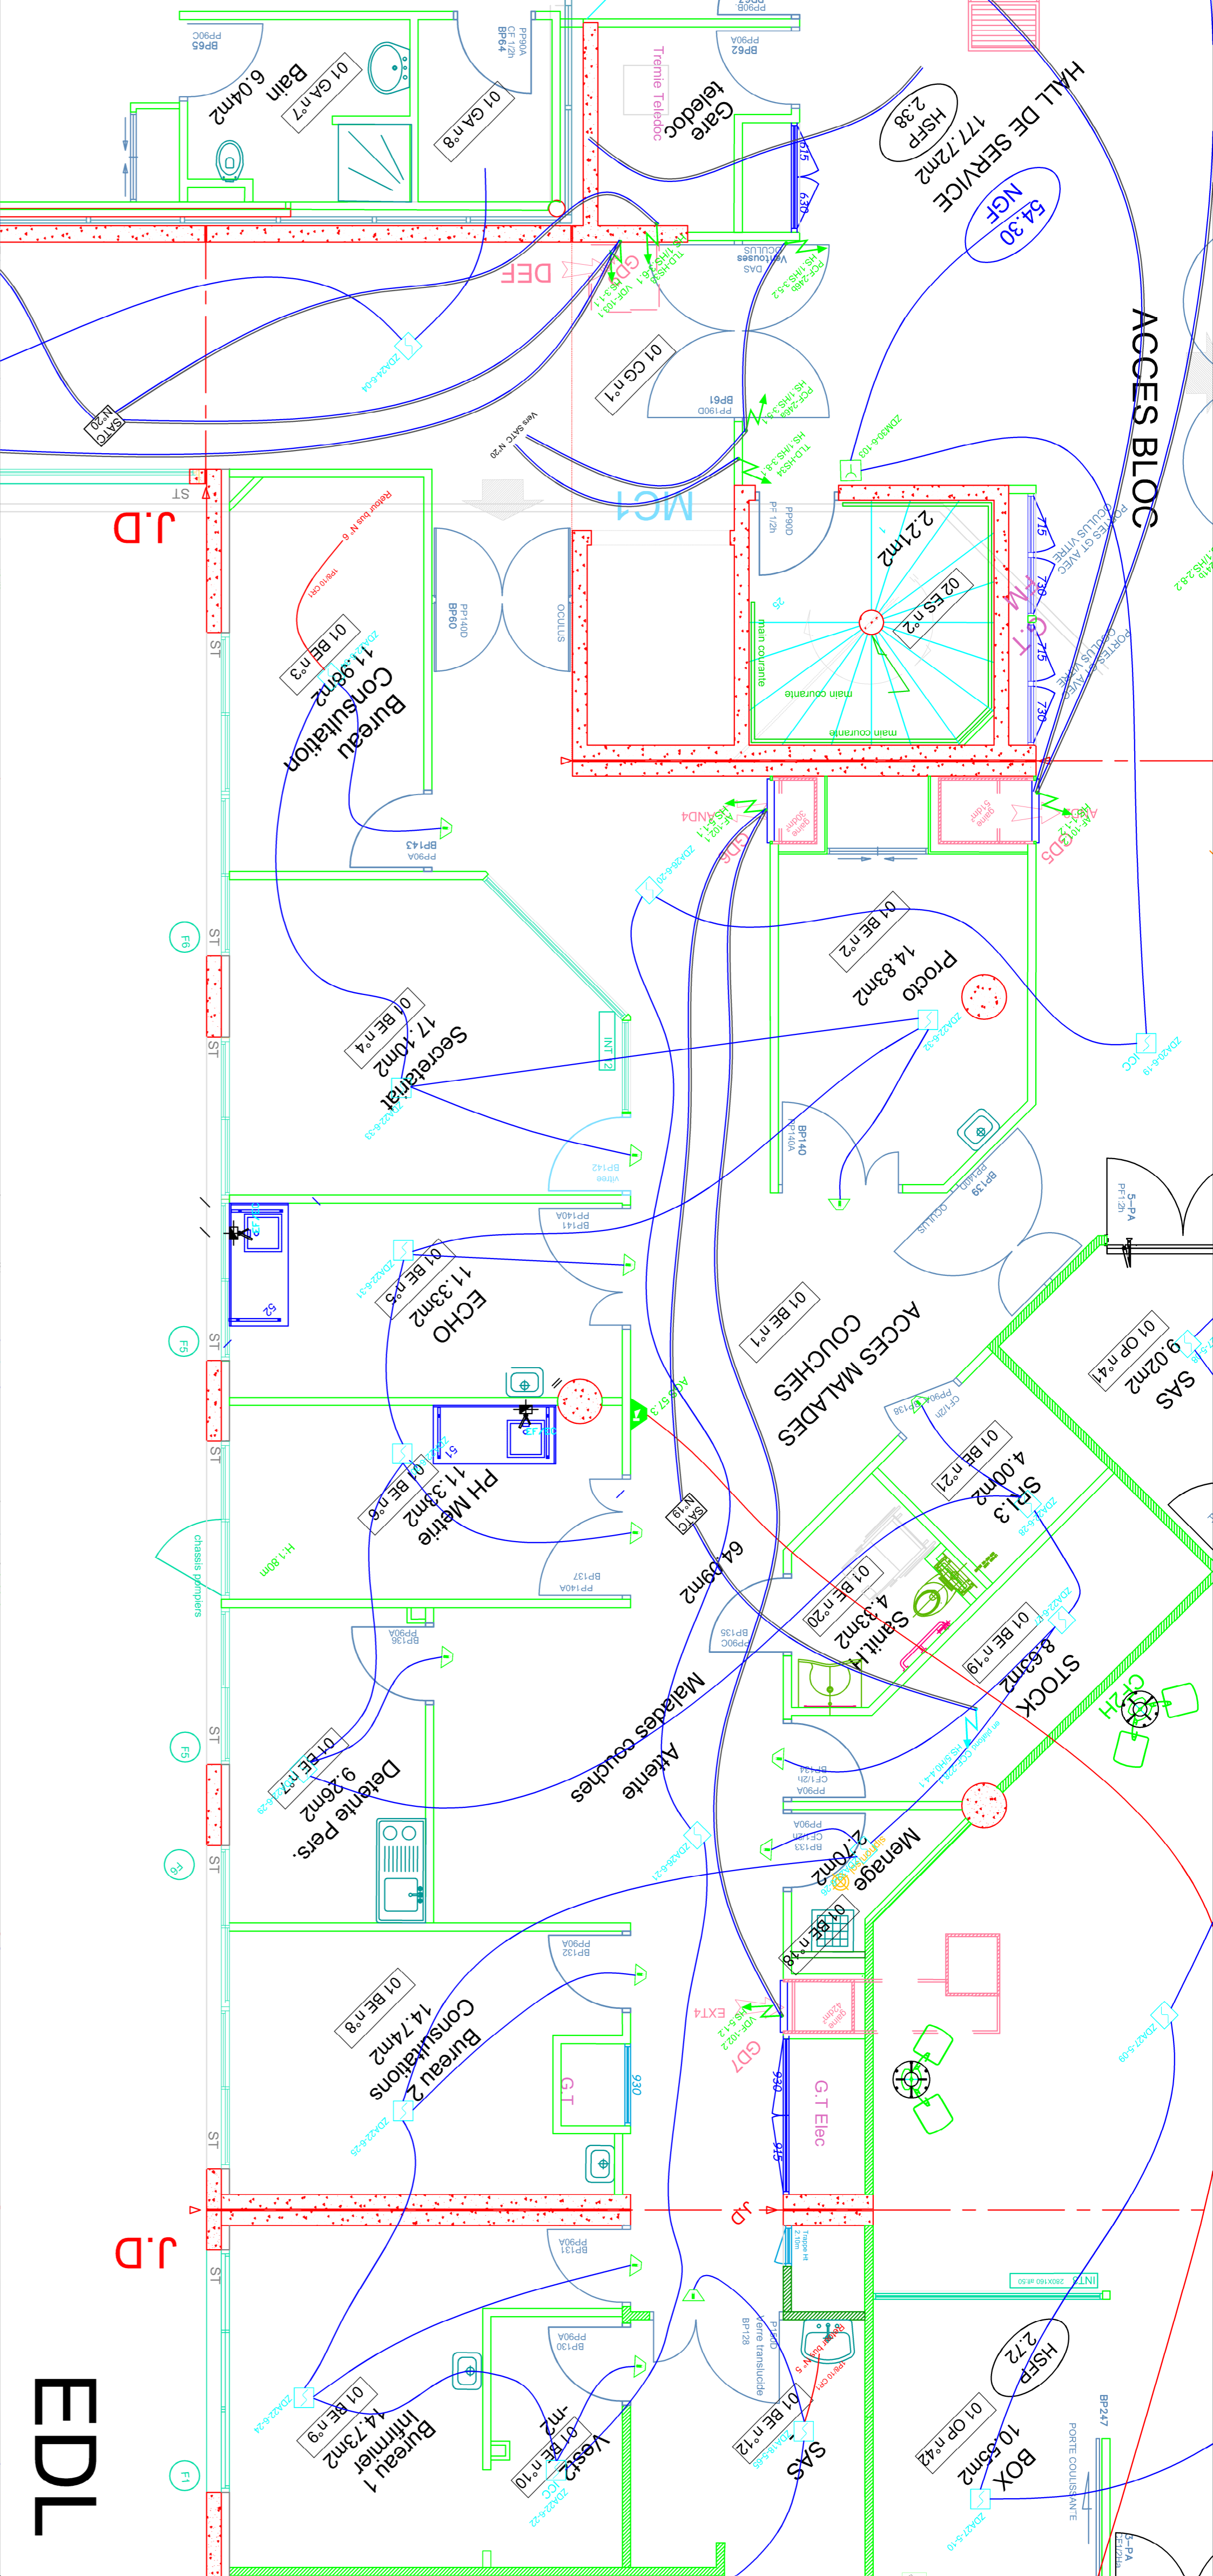

PRO

EDL